




| LEGENDA |                                                                                                                                                                                        |
|---------|----------------------------------------------------------------------------------------------------------------------------------------------------------------------------------------|
|         | Attività soggetta al controllo VVF "Scuole con oltre 300 persone" attività 67.4.C del D.P.R. 151/2011 oggetto di valutazione                                                           |
|         | Attività soggetta al controllo VVF "Impianti sportivi con superficie superiore a 200 mq" attività 65.2.C del D.P.R. 151/2011 oggetto di valutazione                                    |
|         | Attività soggetta al controllo VVF "Locali di spettacolo e di trattenimento in genere con capienza superiore a 200 persone" attività 65.1.B del D.P.R. 151/2011 oggetto di valutazione |
|         | Attività soggetta al controllo VVF "Centrale termica con potenzialità superiore a 116 kW e fino a 350 kW" attività 74.1.A del D.P.R. 151/2011 oggetto di valutazione                   |
|         | Locale Gruppo di Pompaggio                                                                                                                                                             |

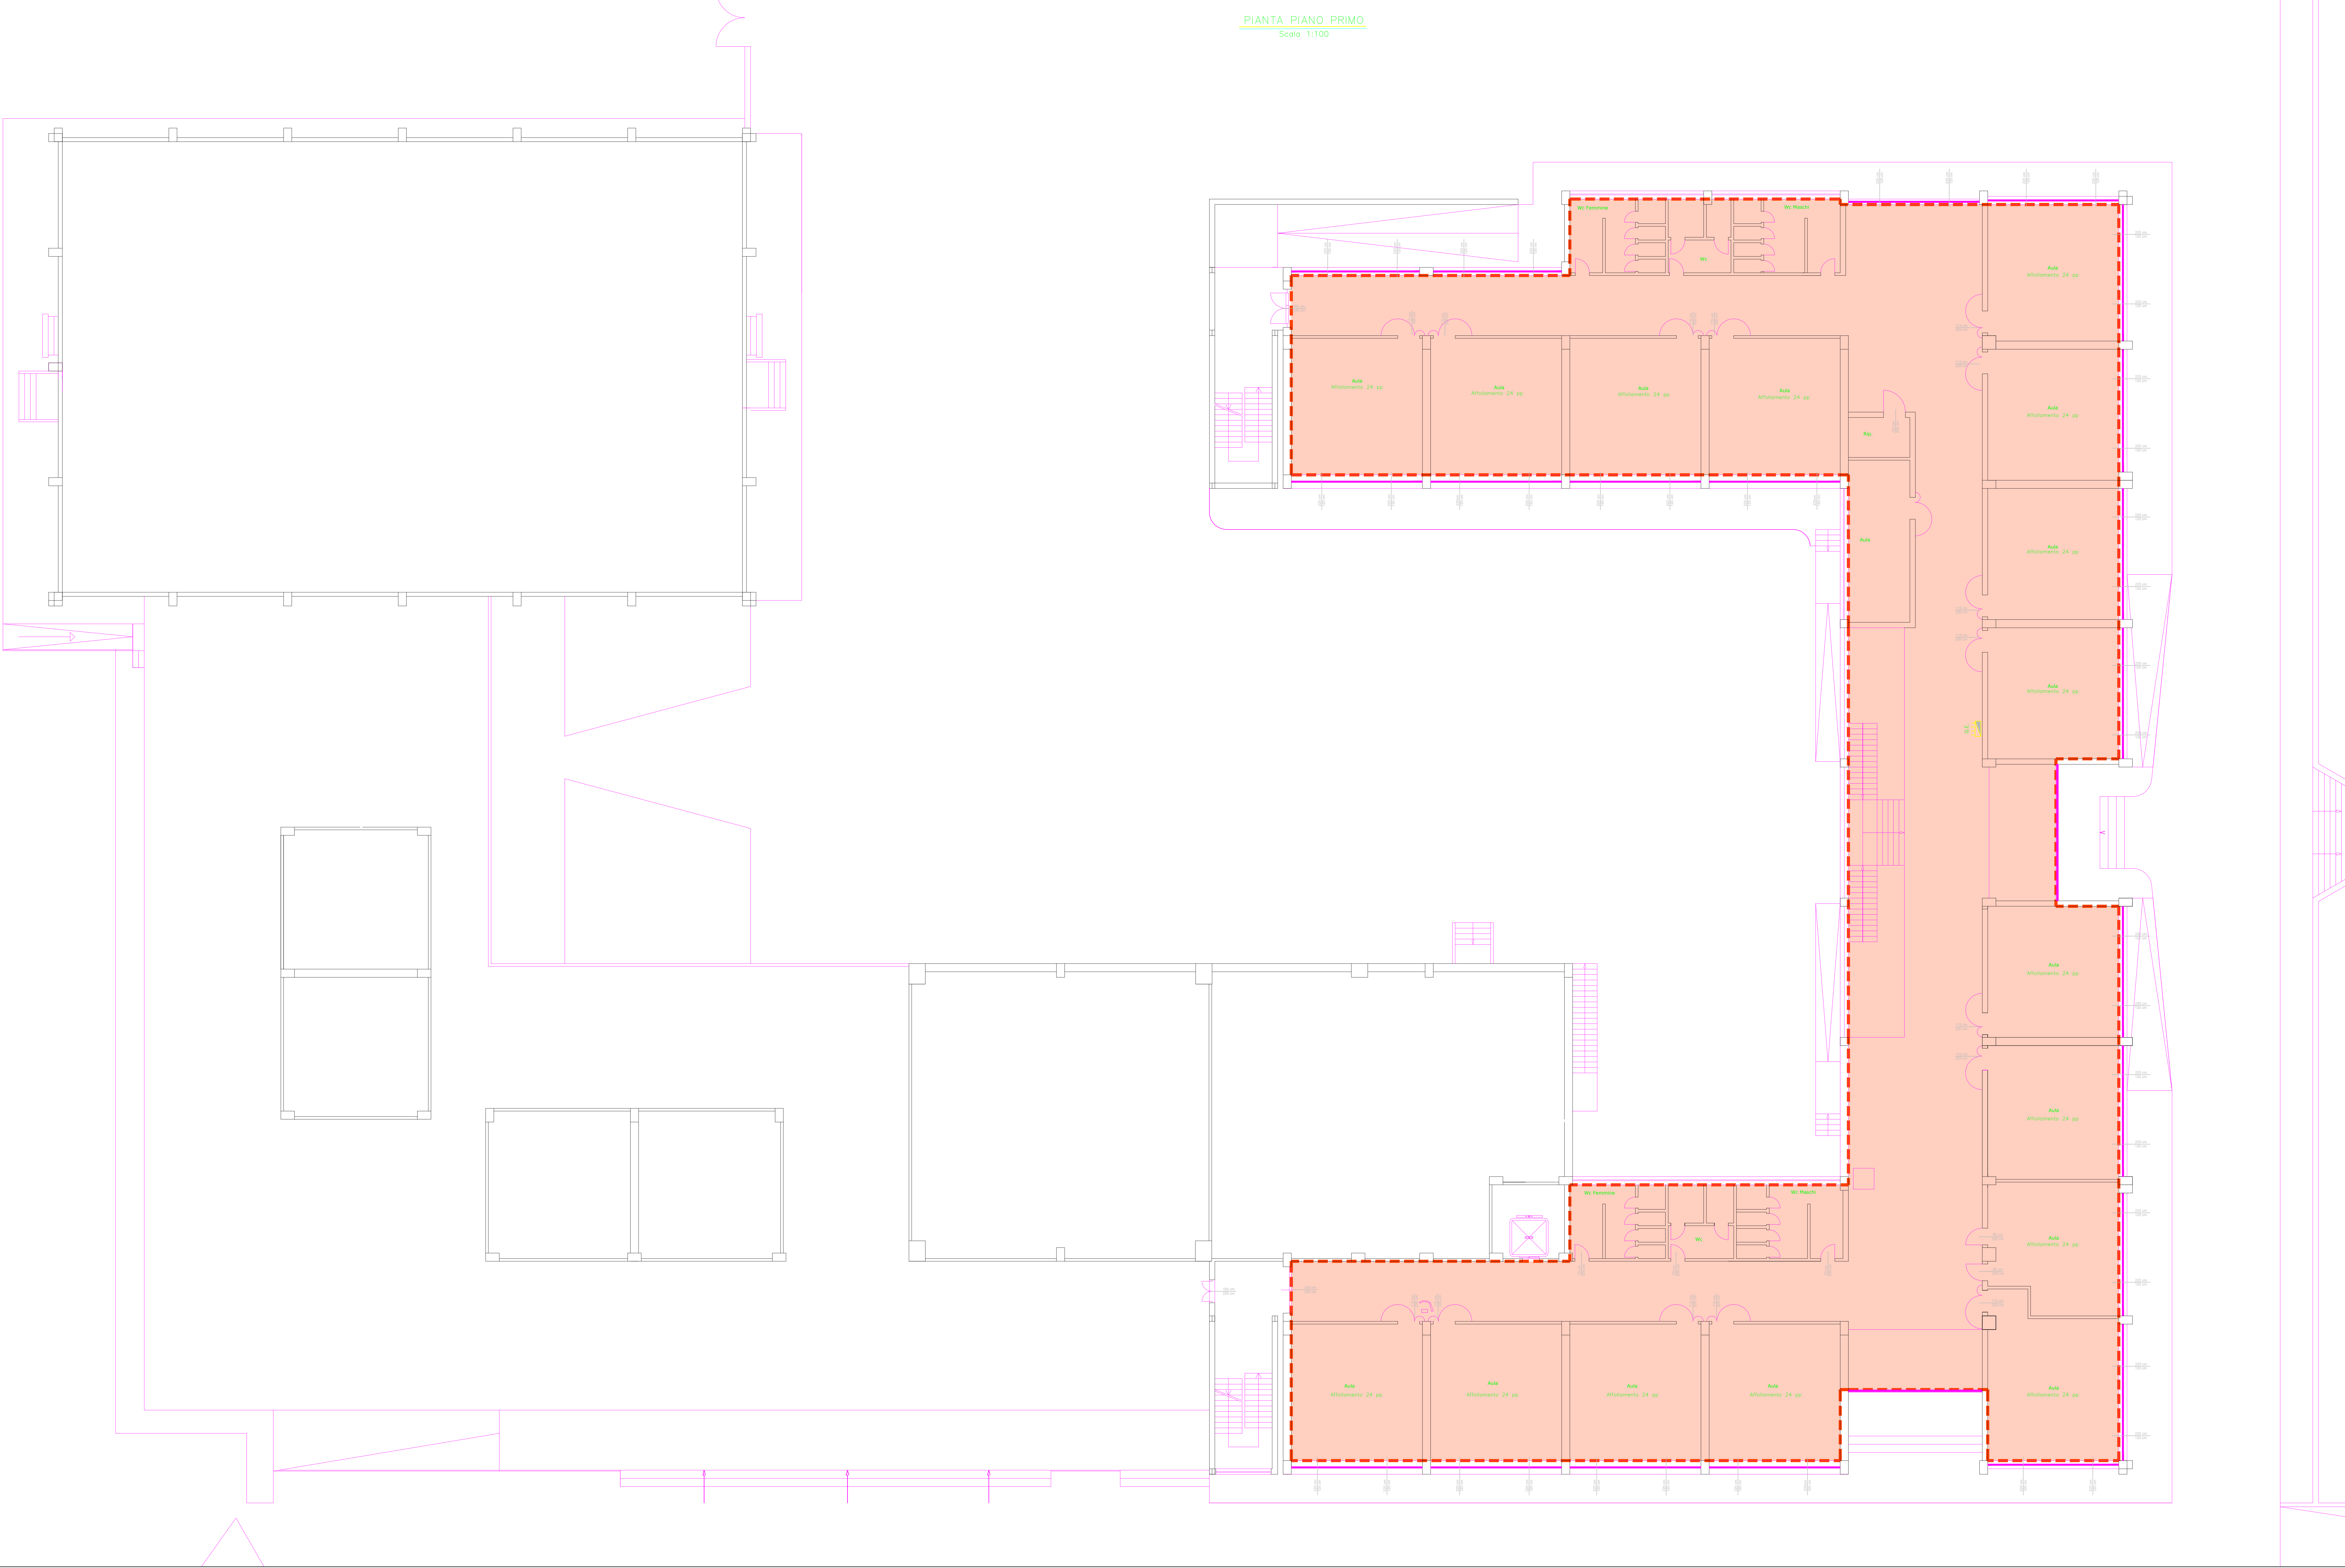

Comune di Giugliano in Campania

MINI - PRIMO - MACI - CONTRIBUITA FAVORE DA  
SOCIETA' LOCALI E PUBBLICHE AMMINISTRAZIONI ALLA  
URGENTI DI MEDIA IN ADEGUAMENTO DELLO EDIFICIO  
PUBBLICO ADIBITI AD UNO PERMANENTE  
CONTRIBUTO



ADEGUAMENTO ALLA  
NORMATIVA ANTINCENDIO

**Scuola Media  
Don Vitale**  
via Signorelle a Patria

GIUGLIANO IN CAMPANIA  
CUP: G58H25001990001

**PROGETTO ESECUTIVO**  
MAGGIO 2026

RTP  
CAPOGRUPPO/AMANDATARIA



scia  
Società per Azioni  
L.R. arch. Rosa BUONANNIO

INGEGNERIA

**GREGORINI**  
Ingegneria

CONSULENTI  
Ing. Vincenzo GUIDA  
Ing. Davide GACCIAPIOTI  
RESPONSABILI E UNICI DEL PROCEDIMENTO  
Ing. Rosa DELLA VOLPE

**ANTINCENDIO**

elaborato:  
Piano primo -  
Individuazione attività

Scala:  
1:100

Scava file:  
SDV\_Es\_AI.03

Revisione:

AI.03