


PIANTA PIANO PRIMO
Scala 1:100

LEGENDA	
	Idrante UNI 45
	Attacco motopompa
	Tubazione in acciaio nero senza saldature. Alimentazione attacco VVF
	Montante antincendio DN40
	Estintore a polvere con capacità estinguenta 34A-233BC da 6Kg
	Estintore a CO2 con capacità estinguenta 89BC da 6Kg
	Copertura manichetta 20 m

LEGENDA	
	Attività soggetta al controllo VVF "Scuole con oltre 300 persone" attività 67.8.C del D.P.R. 151/2011 oggetto di valutazione
	Attività soggetta al controllo VVF "Impianti sportivi con superficie superiore a 200 mq" attività 65.2.C del D.P.R. 151/2011 oggetto di valutazione
	Attività soggetta al controllo VVF "Locali di spettacolo e di trattenimento in genere con capienza superiore a 200 persone" attività 65.1.B del D.P.R. 151/2011 oggetto di valutazione
	Attività soggetta al controllo VVF "Centrale termica con potenzialità superiore a 116 kW e fino a 350 kW" attività 74.1.A del D.P.R. 151/2011 oggetto di valutazione
	Locale Gruppo di Pompaggio

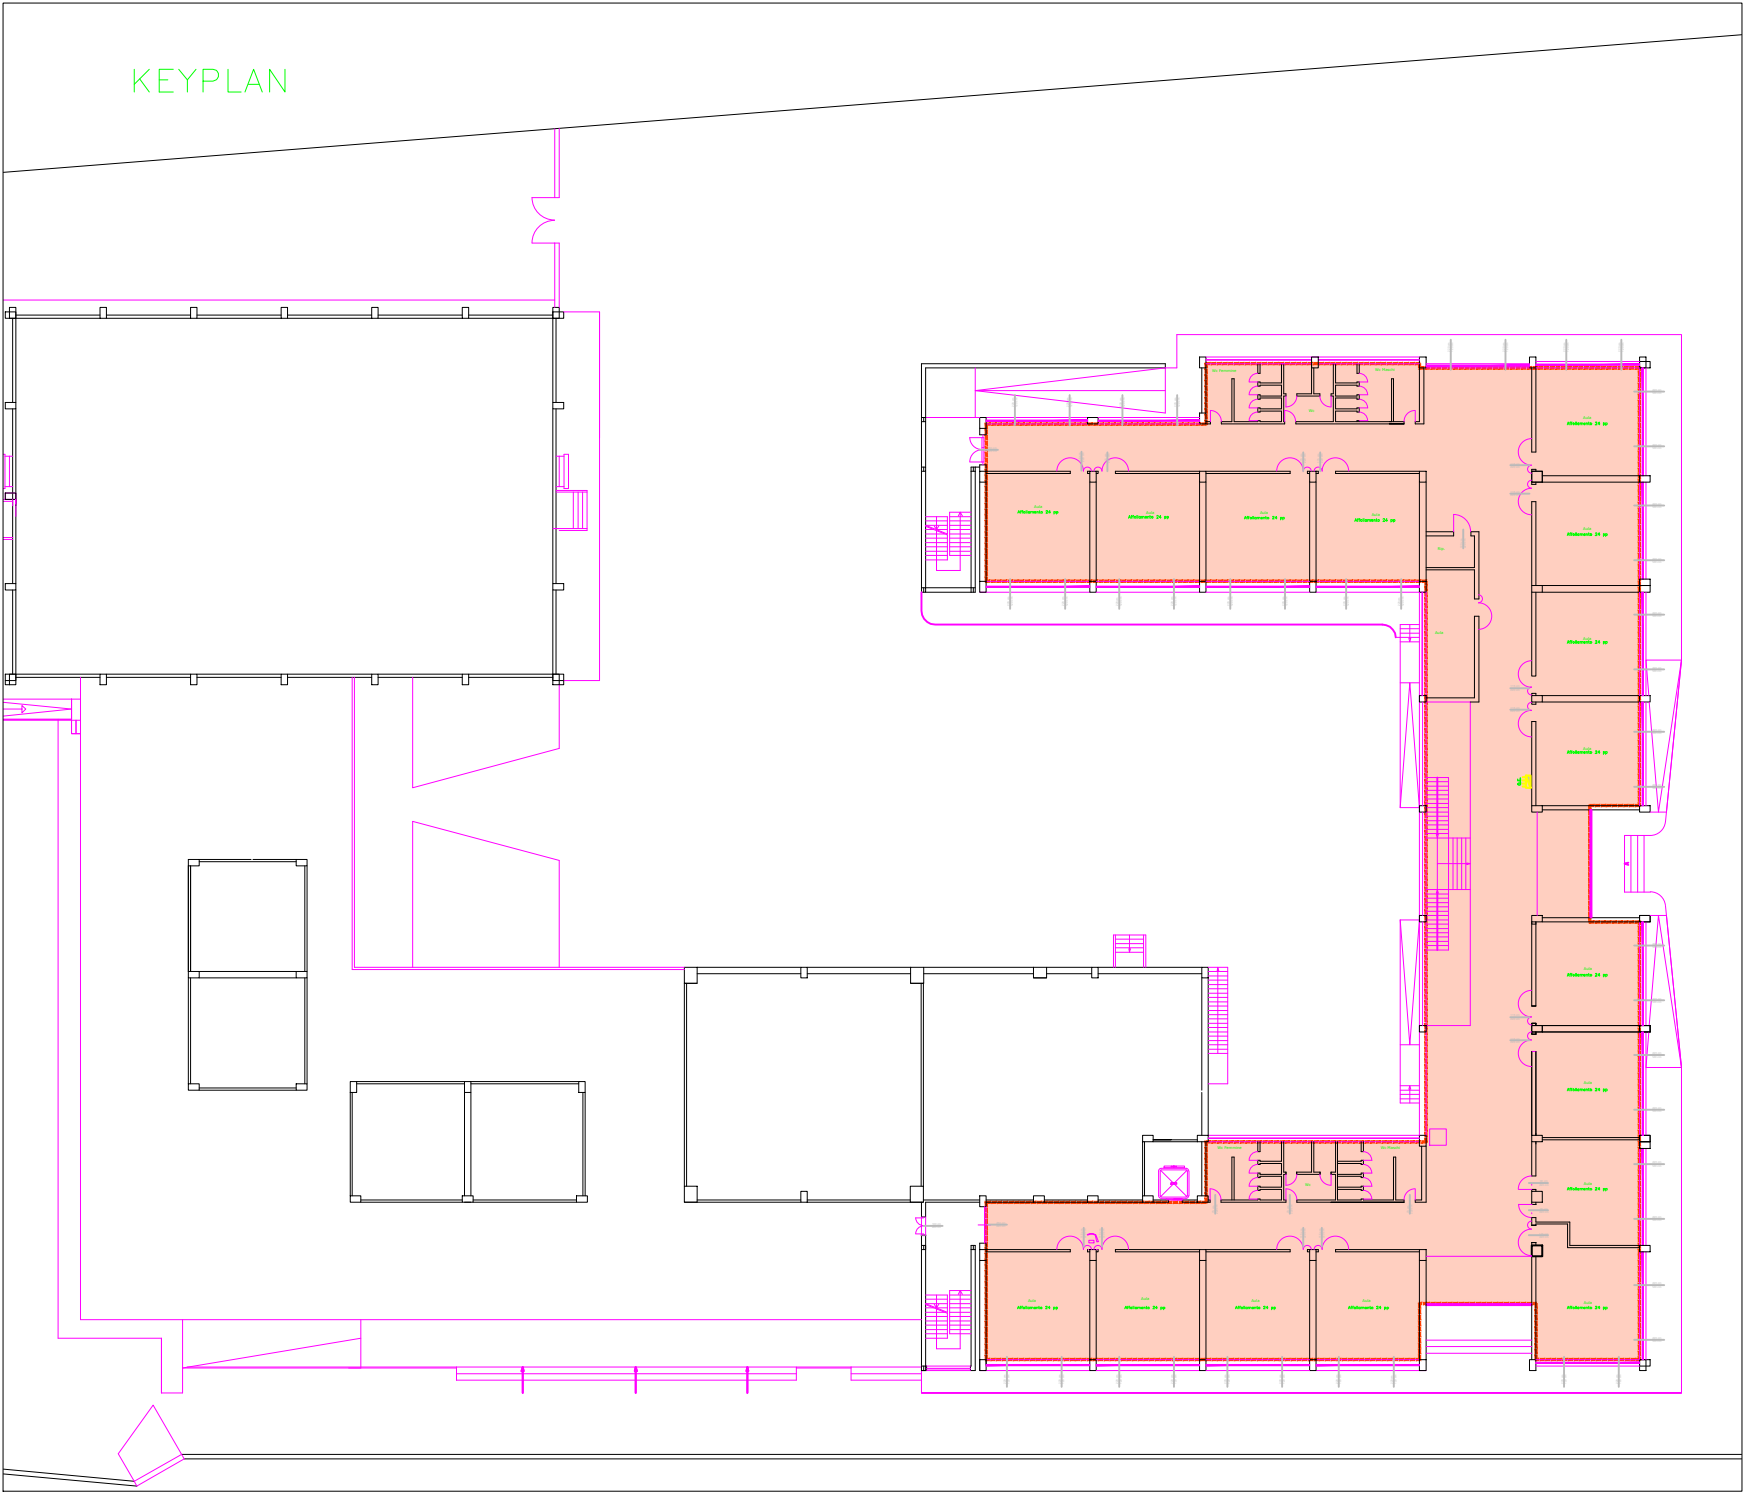

Comune di Giugliano in Campania
PREF. AREA 0101 - CONTRIBUTO IN PAGARE DI
NATI LOCALI PER L'ADEGUAMENTO ALLA
NORMATIVA ANTINCENDIO E PREVENZIONE
DALLA FUMIGAZIONE IN CASO DI INCENDIO
PUBBLICITÀ ESISTENTI AD USO SCOLASTICO
PROTEZIONE DEI

**ADEGUAMENTO ALLA
NORMATIVA ANTINCENDIO**
**Scuola Media
Don Vitale
via Signorelle a Patria**

GIUGLIANO IN CAMPANIA
CUP: G58H25001990001
**PROGETTO ESECUTIVO
MAGGIO 2025**

RTP
CANTIERE/PROGETTO
SCia
L.R. arch. Rosa BUONANNO

PROGETTO
GREGORINI
Ingegneria

CONSULENZA
Ing. Vincenzo GUIDA
Ing. Davide CACCIAPUOTI
PROGETTO
Ing. Rosa DELLA VOLPE

ANTINCENDIO
Piano primo impianto di
spegnimento
Scala
1:100
SDV_Es_Ai.07